


Budynek A – klimatyzacja pom. 230a–234

Oznaczenia:
 ———— – instalacja klimatyzacji
 - - - - - – instalacja elektryczna YKY/YDY 3x2,5

SKALA 1:50, FORMAT A3

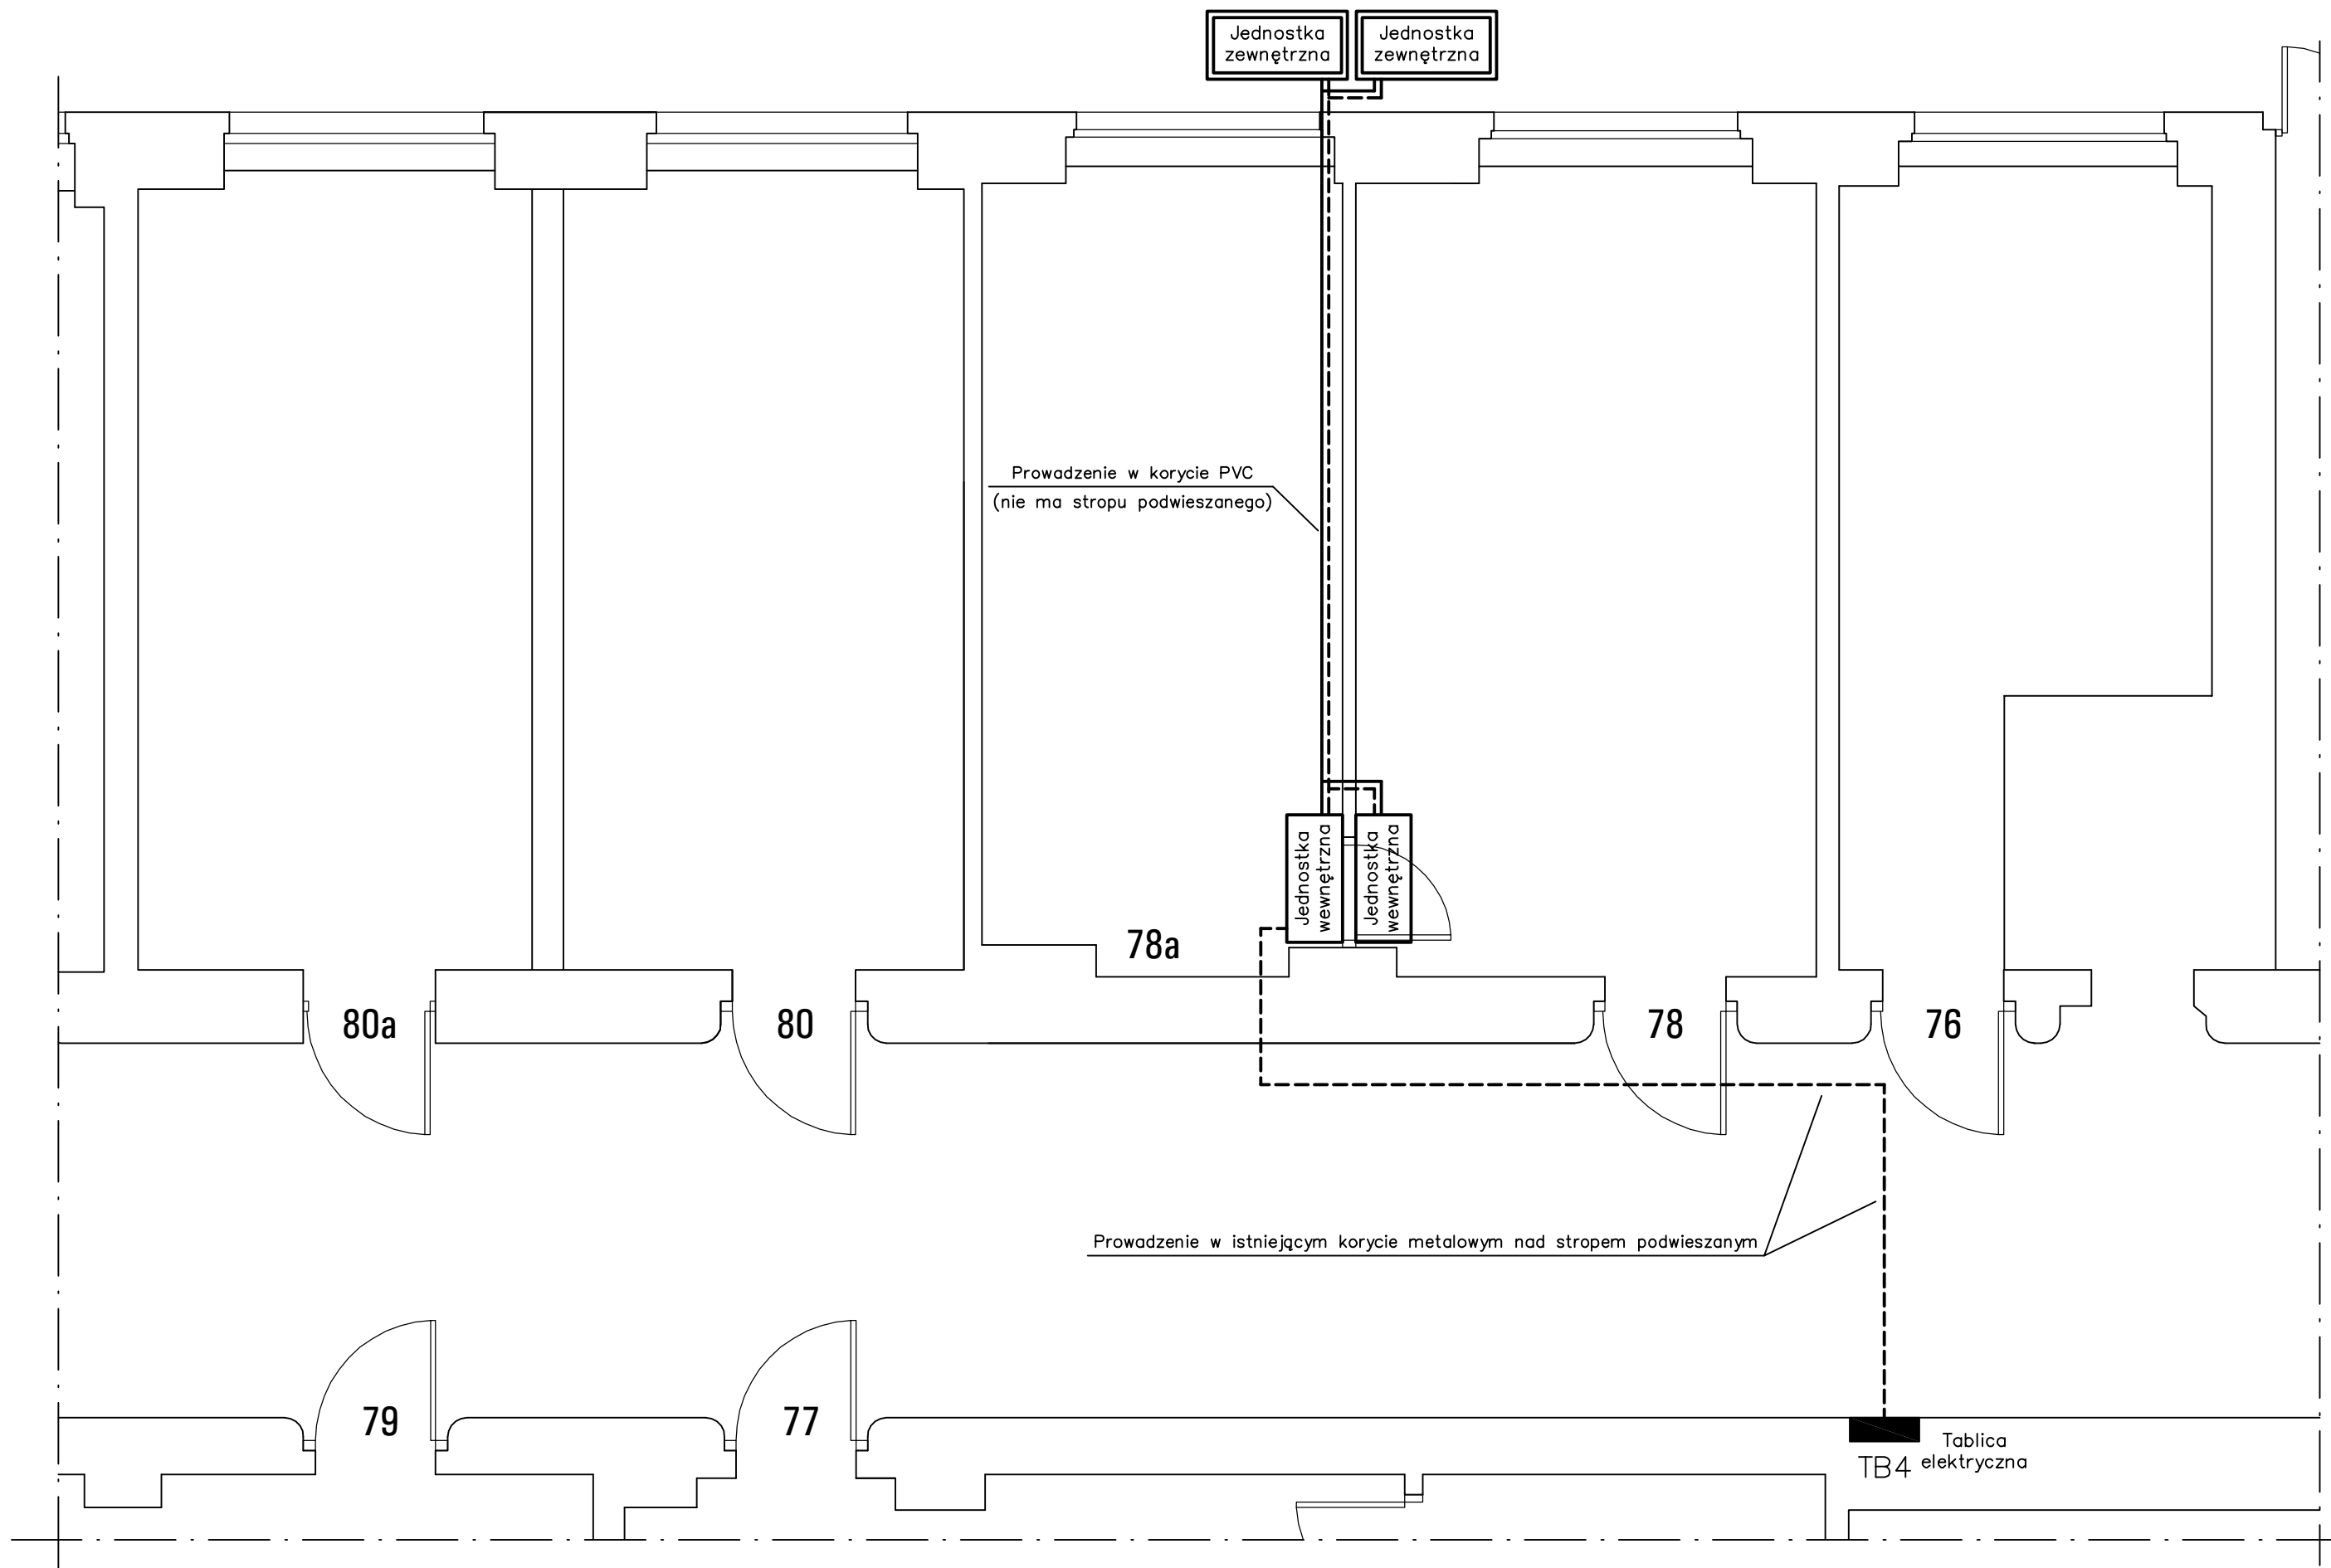

Budynek A – klimatyzacja pom. 78, 78a

Oznaczenia:

- — instalacja klimatyzacji
- - - - instalacja elektryczna YKY/YDY 3x2,5

SKALA 1:50, FORMAT A3